


INSTALACJA WENTYLACJI MECHANICZNEJ

PRZEKRÓJ B-B skala: 1:75

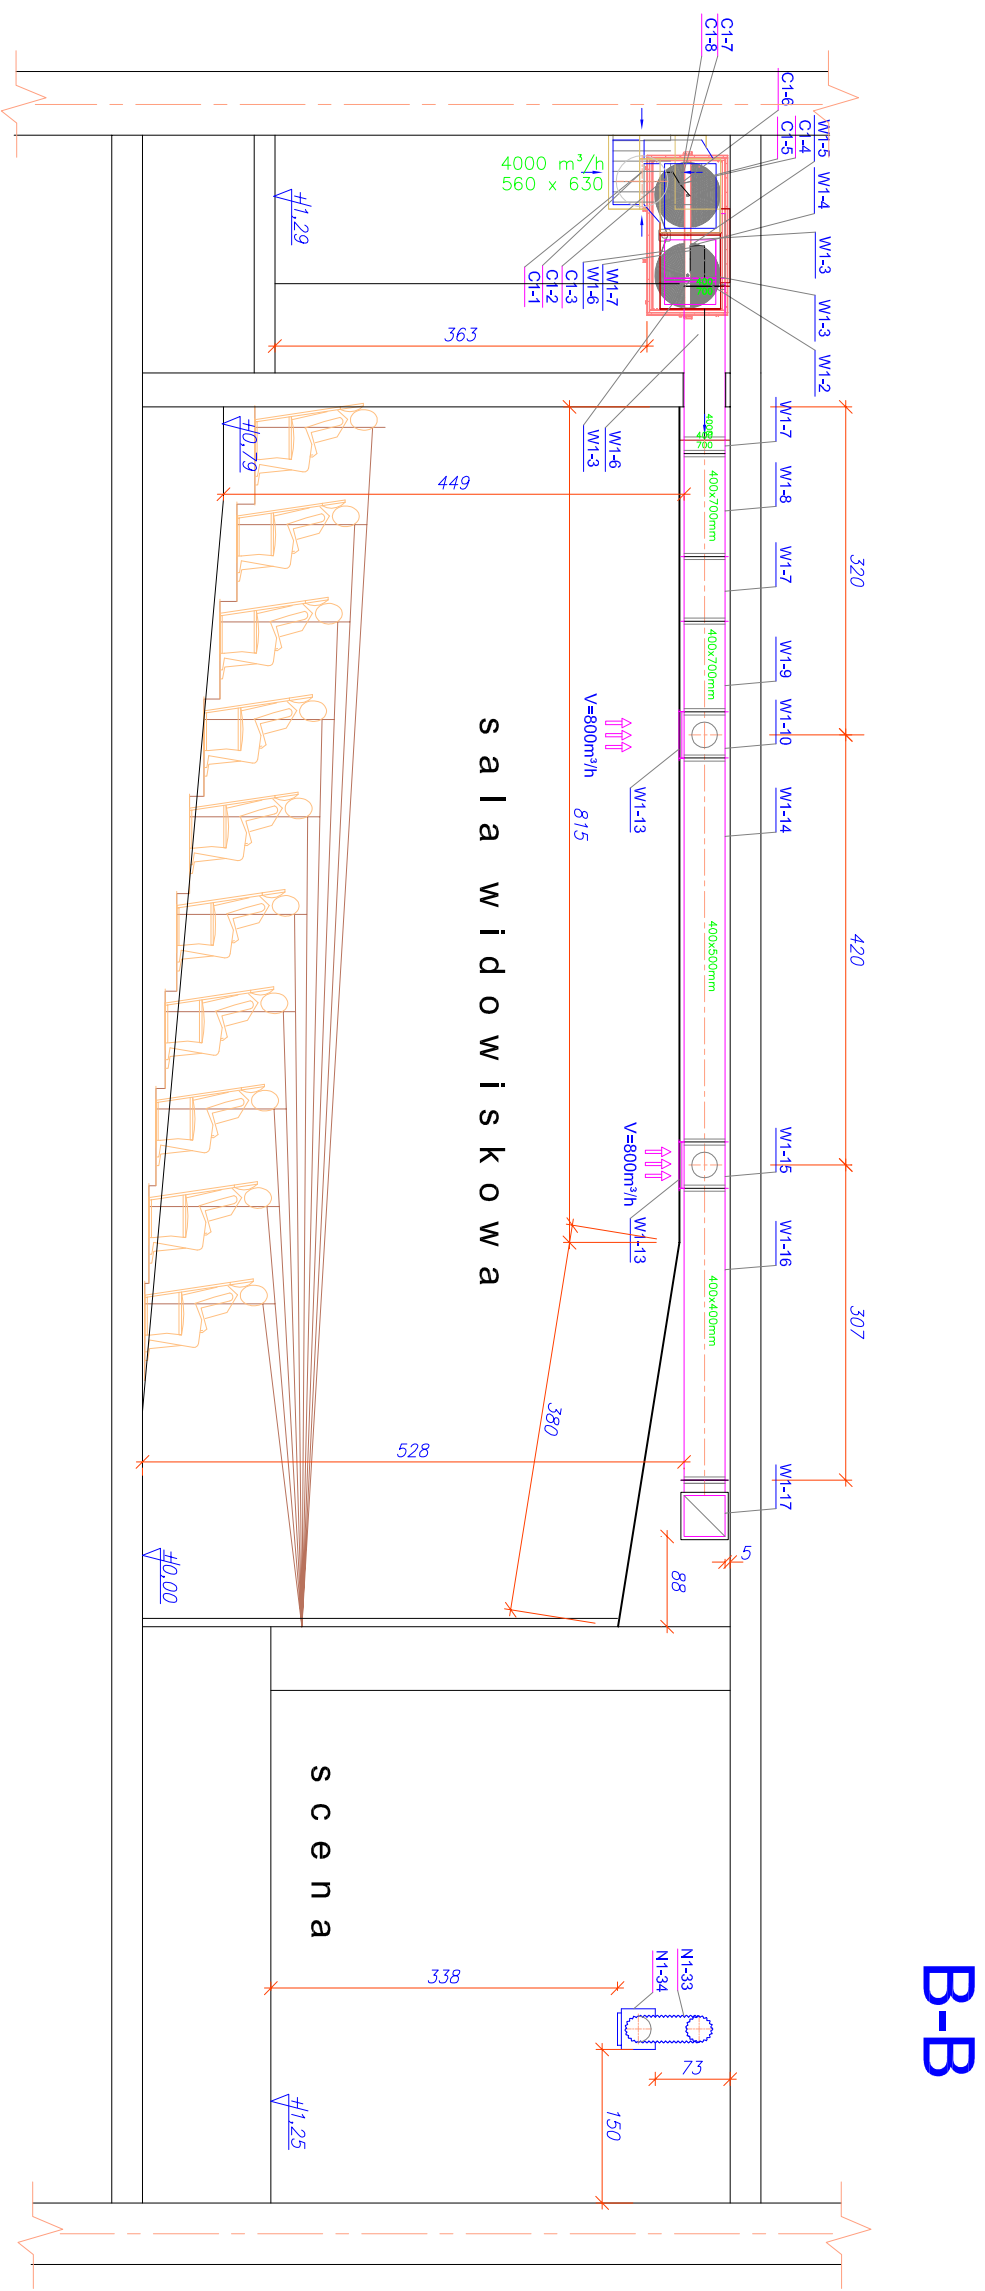

AUTOR	inż. Józef Lis	UMOWA	-
NR UPR. PROJ.	33/87/OJ	FAZA	P.T.I.
OPERACOWAŁ	inż. Ryszard Kaszowski	DATA	05.2012r.
NR UPR. PROJ.	151/89/OJ		
SPRAWDZIŁ	mjr inż. Maciej Wysztyński		
NR UPR. PROJ.	OPL/0448/POO5/08		
PRZEKRÓJ B-B		SKALA	1:75
Gmina Korfańców, ul. Rynek 4, 48-317 Korfańców		BRANZA:	INSTAL.
INSTALACJA WENTYLACJI MECHANICZNEJ		KONSORCJUM PROJEKTOWE 03 w.m.	
MODERNIZACJA INSTALACJI WENTYLACJI MECHANICZNEJ		Rys.	
SALI WIDOWISKOWEJ DOMU KULTURY W KORFAŃCOWIEH		AutocAD R14 ENG.	
ul. Rynek 10, 48-317 Korfańców			
48-300 NYSA Os.Podzamcze tel.433-13-83			