


INSTALACJA WENTYLACJI MECHANICZNEJ

PRZEKRÓJ C-C skala: 1:50

C-C

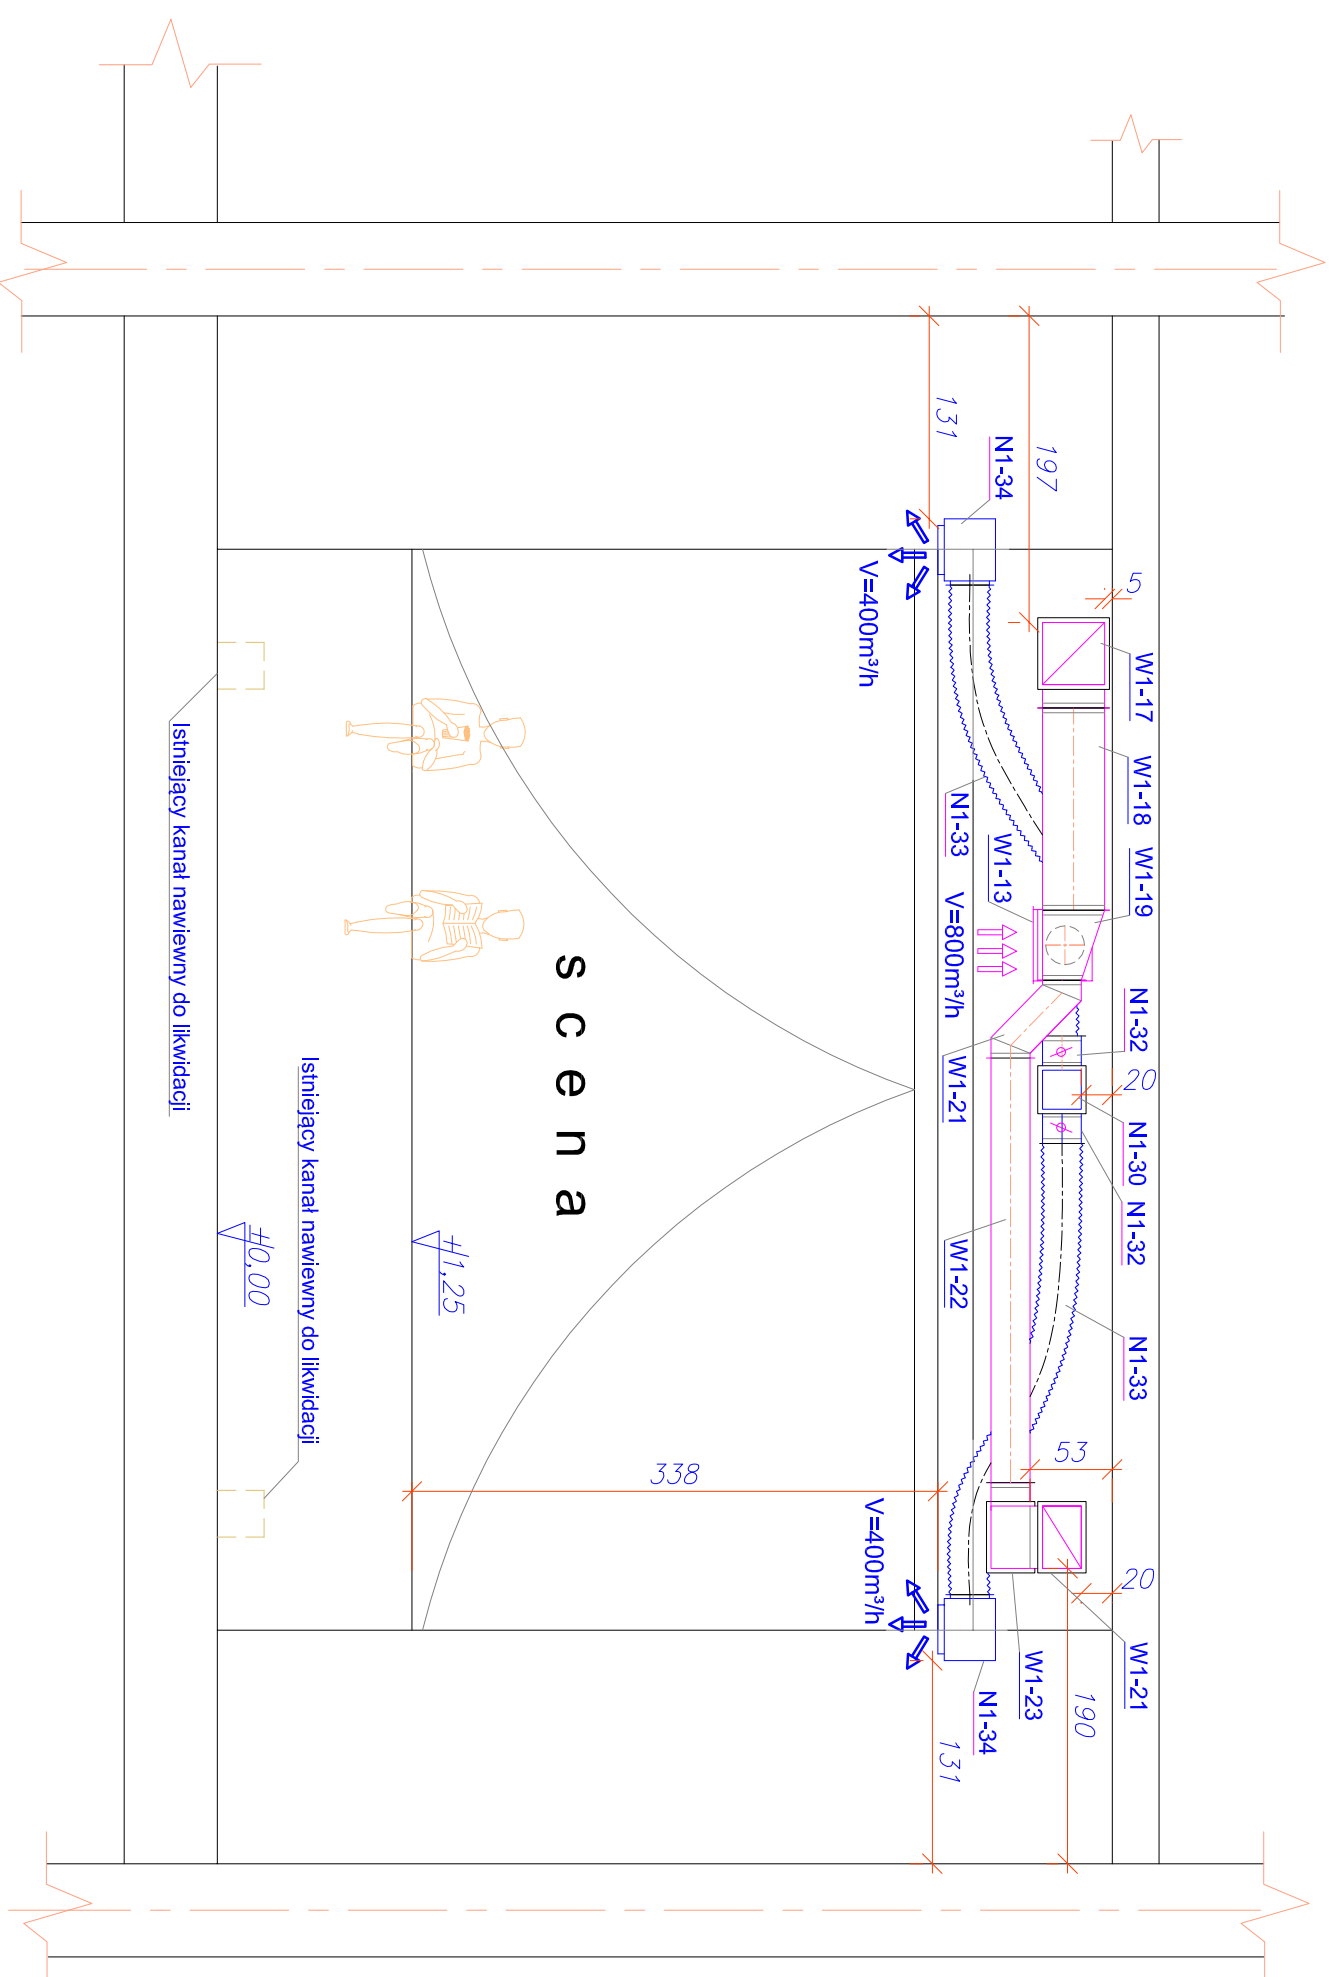

AUTOR	inż. Józef Lis				
NR UPR. PROJ.	33/87/Op				
OPRACOWAŁ	inż. Ryszard Kaszowski				
NR UPR. PROJ.	15/189/Op				
SPRAWDZIŁ	mjr inż. Madał Wyszwiński				
NR UPR. PROJ.	OP/0448/PO05/08				
PRZEKRÓJ C-C		SKALA	1:50		
Gmina Korfańtów, ul. Rynek 4, 48-317 Korfańtów		BRANŻA:	INSTAL.		
INSTALACJA WENTYLACJI MECHANICZNEJ					
MODERNIZACJA INSTALACJI WENTYLACJI MECHANICZNEJ					
SALI WIDOWISKOWEJ DOMU KULTURY W KORFAŃTOWIEH					
ul. Rynek 10, 48-317 Korfańtów					
KONSORCYJUM PROJEKTOWE				UMOWA	-
PROJEKTOWANIE I NADZOR				FAZA	P.T.I.
48-300 NYSA Os. Podzamcze tel.433-13-83				DATA	05.2012r.
				Rys.	
					AutoCAD R14 ENG.