


INSTALACJA WENTYLACJI MECHANICZNEJ

PRZEKRÓJ F-F skala : 1 : 50

F - F

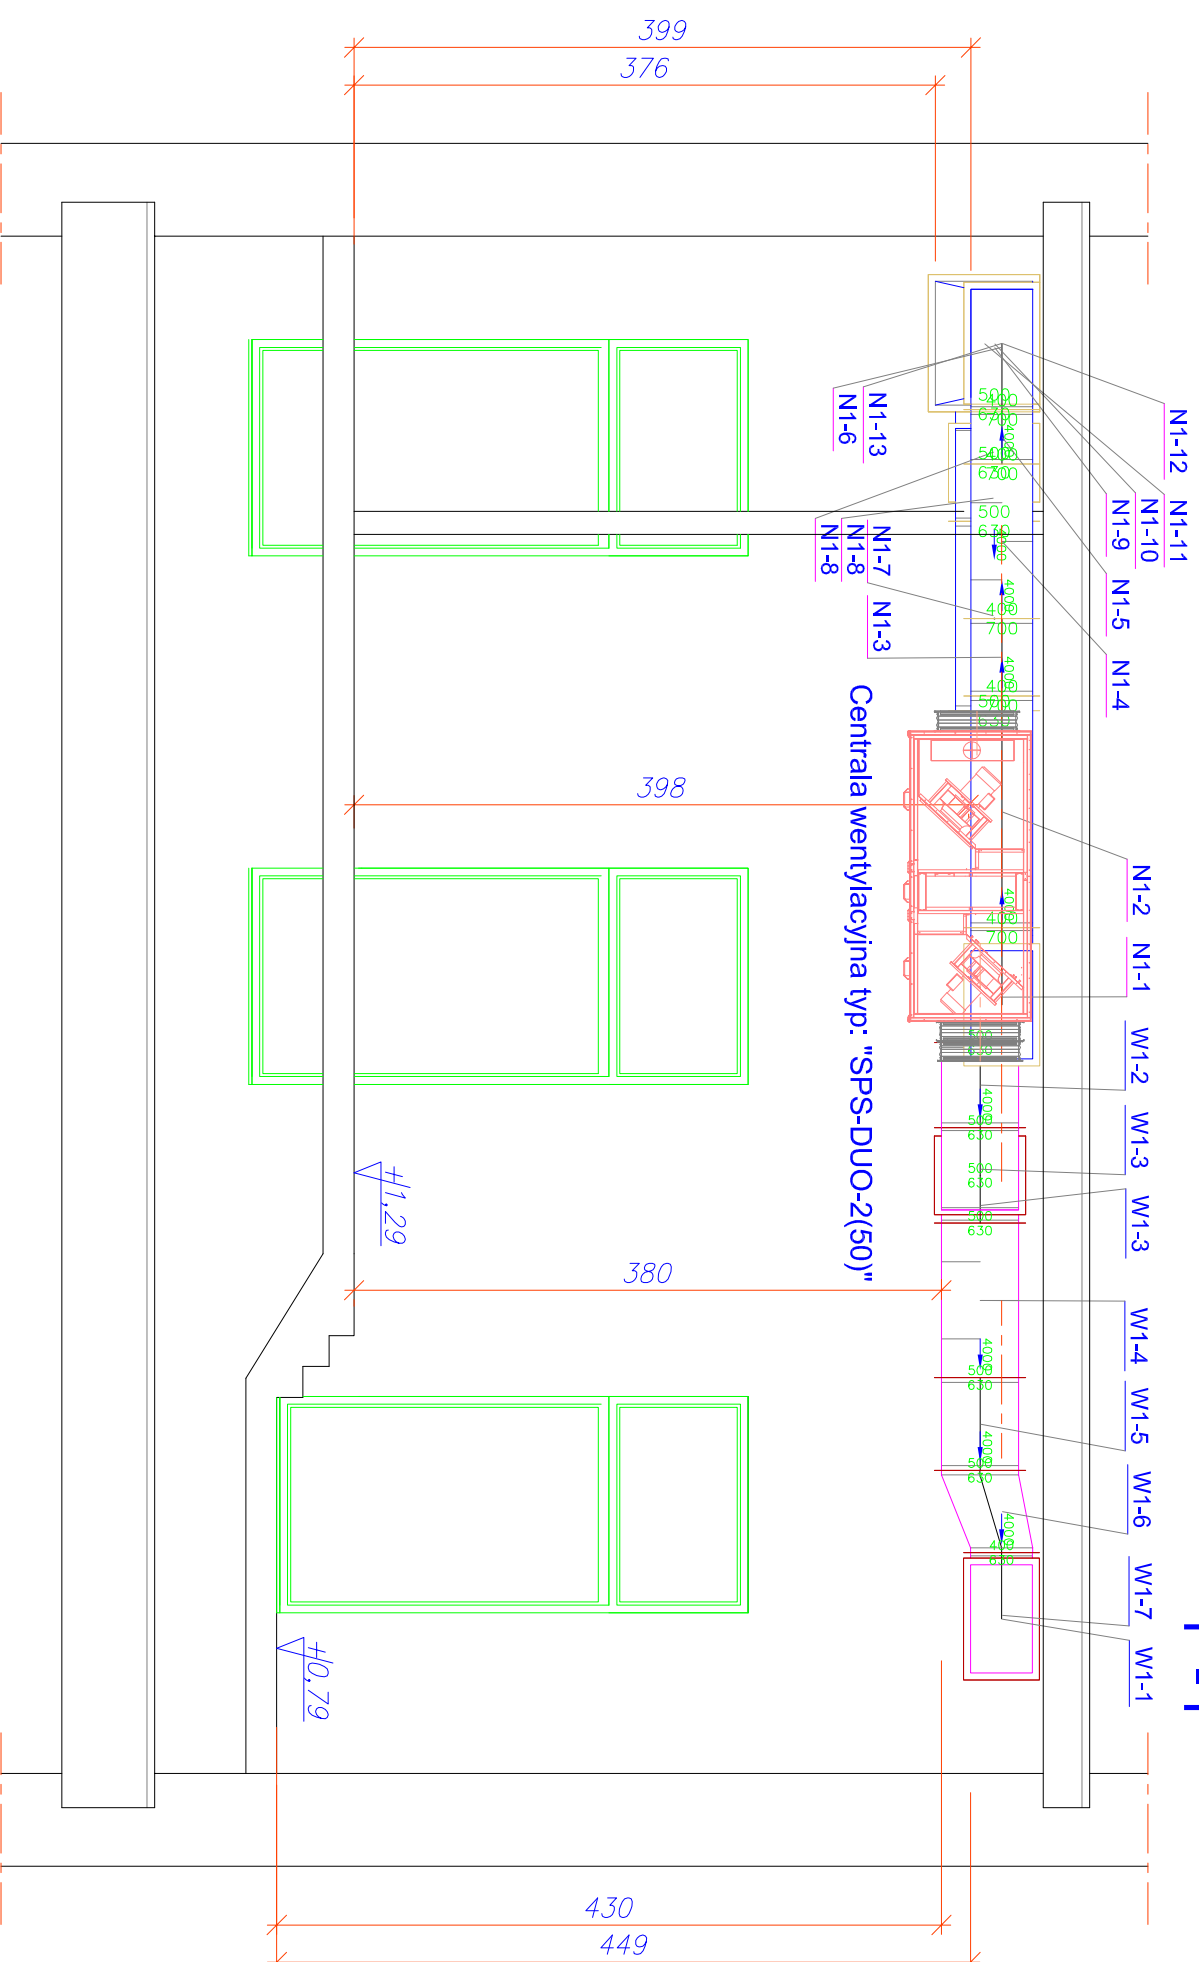

AUTOR	Inż. Józef Lis				
NR UPR. PROJ.	33/87/Oip				
OPRACOWAL	Inż. Ryszard Kaszowski				
NR UPR. PROJ.	15/189/Oip				
SPRAWDZIK	mgr Inż. Maciej Wszyński				
NR UPR. PROJ.	OPL0448/P005/08				
PRZEKRÓJ F-F		SKALA	1:50		
Gmina Korfontów, ul. Rynek 4, 48-317 Korfontów		BRANZA:	INSTAL.		
INSTALACJA WENTYLACJI MECHANICZNEJ			UMOWA -		
MODERNIZACJA INSTALACJI WENTYLACJI MECHANICZNEJ			FAZA P.T.I.		
SALI WIDOWISKOWEJ DOMU KULTURY W KORFONTOWIEH			DATA 05.2012r.		
ul. Rynek 10, 48-317 Korfontów			Rys.		
KONSORCJUM PROJEKTOWE			07 w.m.		
PROJEKTOWANIE I NADZOR			AutocAD R14 ENG.		
48-300 NYSA Os. Podzamcze tel.433-13-83					