


INSTALACJA WENTYLACJI MECHANICZNEJ

SCHEMAT ZA SILANIA NAGRZEWNICY WENTYLACYJNEJ

Centrala wentylacyjna typ: "VENTO 70-40"

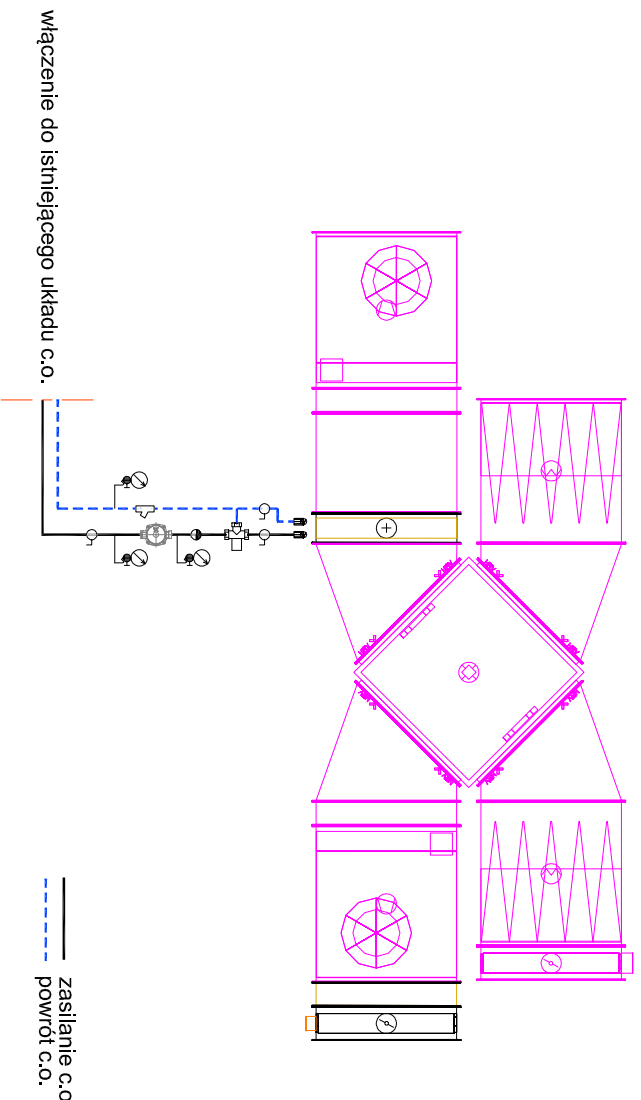

AUTOR	inż. Józef Lis				
NR UPR. PROJ.	33/87/OD				
OPRACOWAŁ	inż. Ryszard Kaszowski				
NR UPR. PROJ.	151/89/OD				
SPRAWDZIŁ	mgr inż. Maciej Wyszynski				
NR UPR. PROJ.	OP/L0448/PO05/08				

SCHEMAT ZAS. NAGRZEWNICY

Gmina Korfantów, ul. Rynek 4, 48-317 Korfantów

SKALA 1:50
BRANZA: INSTAL.

INSTALACJA WENTYLACJI MECHANICZNEJ

MODERNIZACJA INSTALACJI WENTYLACJI MECHANICZNEJ
SALI WIDOWISKOWEJ DOMU KULTURY W KORFANTOWIEH

ul. Rynek 10, 48-317 Korfantów

KONSORCJUM PROJEKTOWE

PROJEKTOWANIE I NADZOR

48-300 NYSA Os. Podzamcze tel.433-13-83

Rys.
10w.m.

AutoCAD R14 ENG